

All'operatore economico Vodafone s.p.a.  
Agli atti dell'Istituzione Scolastica

**Oggetto:** Richiesta di valutazione preliminare per la realizzazione del progetto codice 13.1.1A-FESRPN-CA-2021-22 – "Cablaggio strutturato e sicuro all'interno degli edifici scolastici" afferente al Programma Operativo Nazionale 2014/2020 "Per la Scuola – Competenze e Ambienti per l'apprendimento (FESR)".  
**CUP: E29J21003820006**

### Il Dirigente Scolastico

**VISTO** l'art. 1, comma 449, della L. 27 dicembre 2006, n. 296, come modificato dall'art. 1, comma 495 della L. n. 28 dicembre 2015, n. 208, che prevede che tutte le amministrazioni statali centrali e periferiche, ivi comprese le scuole di ogni ordine e grado, sono tenute ad approvvigionarsi utilizzando le convenzioni stipulate da Consip S.p.A.;

**VISTO** l'art. 1, comma 583, della L. 27 dicembre 2019, n. 160, ai sensi del quale, fermo restando quanto previsto dal succitato art. 1, commi 449 e 450, della L. 296/2006, le amministrazioni statali centrali e periferiche, ivi compresi gli istituti e le scuole di ogni ordine e grado, sono tenuti ad approvvigionarsi attraverso gli accordi quadro stipulati da Consip S.p.A. o il Sistema Dinamico di Acquisizione (SDAPA) realizzato e gestito da Consip S.p.A.;

**DATO ATTO** della esistenza della Convenzioni Consip Reti Locali 7 e, in particolare, del Lotto 4 Lotto 4 - Fornitura per le Pubbliche Amministrazioni Locali zona sud (Campania, Calabria, Puglia, Basilicata, Molise, Sicilia, Sardegna);

**VISTO** l'art. 31, comma 1, del D.Lgs. 50/2016, il quale prevede l'individuazione di un responsabile unico del procedimento (RUP) per ogni singola procedura di affidamento;

**VISTE** le Linee guida A.N.AC. n. 3, recanti «*Nomina, ruolo e compiti del responsabile unico del procedimento per l'affidamento di appalti e concessioni*»;

**RITENUTO** che il prof. Giovanni Spalice, D.S. dell'Istituzione Scolastica, risulta pienamente idoneo a ricoprire l'incarico di RUP per l'affidamento in oggetto, in quanto soddisfa i requisiti richiesti dall'art. 31, comma 1, del D.Lgs. 50/2016 e dal paragrafo 7 delle Linee Guida A.N.AC. n. 3;

**VISTO** l'art. 6 bis della L. 241/90, relativo all'obbligo di astensione dall'incarico del responsabile del procedimento in caso di conflitto di interessi, e all'obbligo di segnalazione da parte dello stesso di ogni situazione di conflitto (anche potenziale);

**VISTI** altresì l'art. 42 del D.Lgs. 50/2016 e le Linee Guida A.N.AC. n. 15, recanti «*Individuazione e gestione dei conflitti di interesse nelle procedure di affidamento di contratti pubblici*»;

**TENUTO CONTO** che, nei confronti del RUP individuato, non sussistono le condizioni ostative previste dalla succitata norma;

**VISTA** la nota prot. n. AOODGEFID/20480 del 20.07.2021 Avviso pubblico per la realizzazione di reti locali, cablate e wireless nelle scuole;

- VISTA** la delibera n. 41 del Collegio dei docenti del 08.05.2020 di adesione alle azioni del Programma Operativo Nazionale "Per la scuola, competenze e ambienti per l'apprendimento" 2014-2020;
- VISTA** la delibera n. 12 del Consiglio di istituto del 12.05.2020 di adesione alle azioni del Programma Operativo Nazionale "Per la scuola, competenze e ambienti per l'apprendimento" 2014-2020;
- VISTA** la nota prot. n. AOODGEFID/40045 del 14.10.2021 da parte del Ministero dell'Istruzione - Dipartimento per la Programmazione e la gestione delle risorse umane, finanziarie e strumentali - Direzione Generale per i fondi strutturali per l'istruzione, per l'edilizia scolastica e la scuola digitale avente ad oggetto Fondi Strutturali Europei – Programma Operativo Nazionale "Per la scuola, competenze e ambienti per l'apprendimento" 2014-2020. Asse II - Infrastrutture per l'istruzione – Fondo Europeo di Sviluppo Regionale (FESR) – REACT EU. Asse V – Priorità d'investimento: 13i – (FESR) "Promuovere il superamento degli effetti della crisi nel contesto della pandemia di COVID-19 e delle sue conseguenze sociali e preparare una ripresa verde, digitale e resiliente dell'economia" – Obiettivo specifico 13.1: Facilitare una ripresa verde, digitale e resiliente dell'economia - Azione 13.1.1 "Cablaggio strutturato e sicuro all'interno degli edifici scolastici" – Avviso pubblico prot.n. 20480 del 20/07/2021 per la realizzazione di reti locali, cablate e wireless nelle scuole.

Autorizzazione progetto;

- VISTA** la delibera n. 12 del Consiglio di istituto del 12.11.2021 di approvazione del progetto di cui trattasi;
- VISTA** la delibera n. 19 del Collegio dei docenti del 13.12.2021 di approvazione del progetto di cui trattasi;
- VISTA** la determina dirigenziale prot. n. 4010 del 03.11.2021 di assunzione in bilancio con il quale è stato disposto l'inserimento nel programma annuale 2021 della seguente voce A3/16 DIDATTICA - Realizzazione di reti locali cablate e wireless - Avviso 20480/2021 - Progetto codice 13.1.1A-FESRPON-CA-2021-22;

nell'osservanza delle disposizioni di cui alla L. n. 190/2012, recante «*Disposizioni per la prevenzione e la repressione della corruzione e dell'illegalità della Pubblica Amministrazione*»,

### **CHIEDE**

A codesto rispettabile operatore economico di effettuare, in relazione alla necessità della realizzazione del progetto di cui trattasi, la valutazione preliminare così come prevista dalla documentazione a supporto della richiamata convenzione Consip. A tale scopo evidenzia che:

- le somme previste dal piano per il totale forniture ammontano a € 35.937,43 elevabili ad una somma di poco superiore a € 39.000,00 in considerazione delle economie di spesa che si sono già determinate sulle altre voci di spesa e considerarsi al lordo di ogni onere;
- l'intervento dovrà essere articolato su tre distinti plessi scolastici, di cui si allegano piantine, che, in via esclusivamente preliminare, si ritiene debbano essere oggetto delle seguenti forniture e lavori indicate di seguito in ordine prioritario e che saranno oggetto di progettazione preliminare che sarà messa a disposizione di codesto operatore economico su richiesta e che dovrà essere oggetto di progettazione condivisa:
  1. plesso Giovanni XXIII, armadio rack per ingegnerizzazione beni attualmente presenti e delle eventuali apparecchiature che si riterranno necessarie per potenziare la rete didattica e amministrativa;
  2. plesso Camposciello, cablaggio e implementazione rete WiFi possibilmente utilizzando le linee già predisposte in fase di costruzione dell'edificio;

Codice meccanografico: CEIC85900E – codice fiscale: 93077990617 – codice univoco: UF5S8P

3. plesso S. Pertini, fornitura rack e sistemazione apparecchiature esistenti con eventuale ampliamento se ritenuto necessario;
4. plesso Giovanni XXIII, ampliamento del cablaggio e consolidamento delle reti LAN e WLAN esistenti.

Per eventuali contatti preliminari si può far riferimento ai contatti inseriti nell'ordine inserito sul MePA e/o ai contatti del dirigente scolastico:


- tel.: 331 4750854;
- email: [iacrecale.ds@gmail.com](mailto:iacrecale.ds@gmail.com)

Cordiali saluti.


Il Dirigente Scolastico

f.to prof. *Giovanni Spalice*

L'originale firmato digitalmente, ai del D. Lgs.  
n. 82/2005 e relative norme tecniche, è tenuto  
presso l'Ufficio scrivente

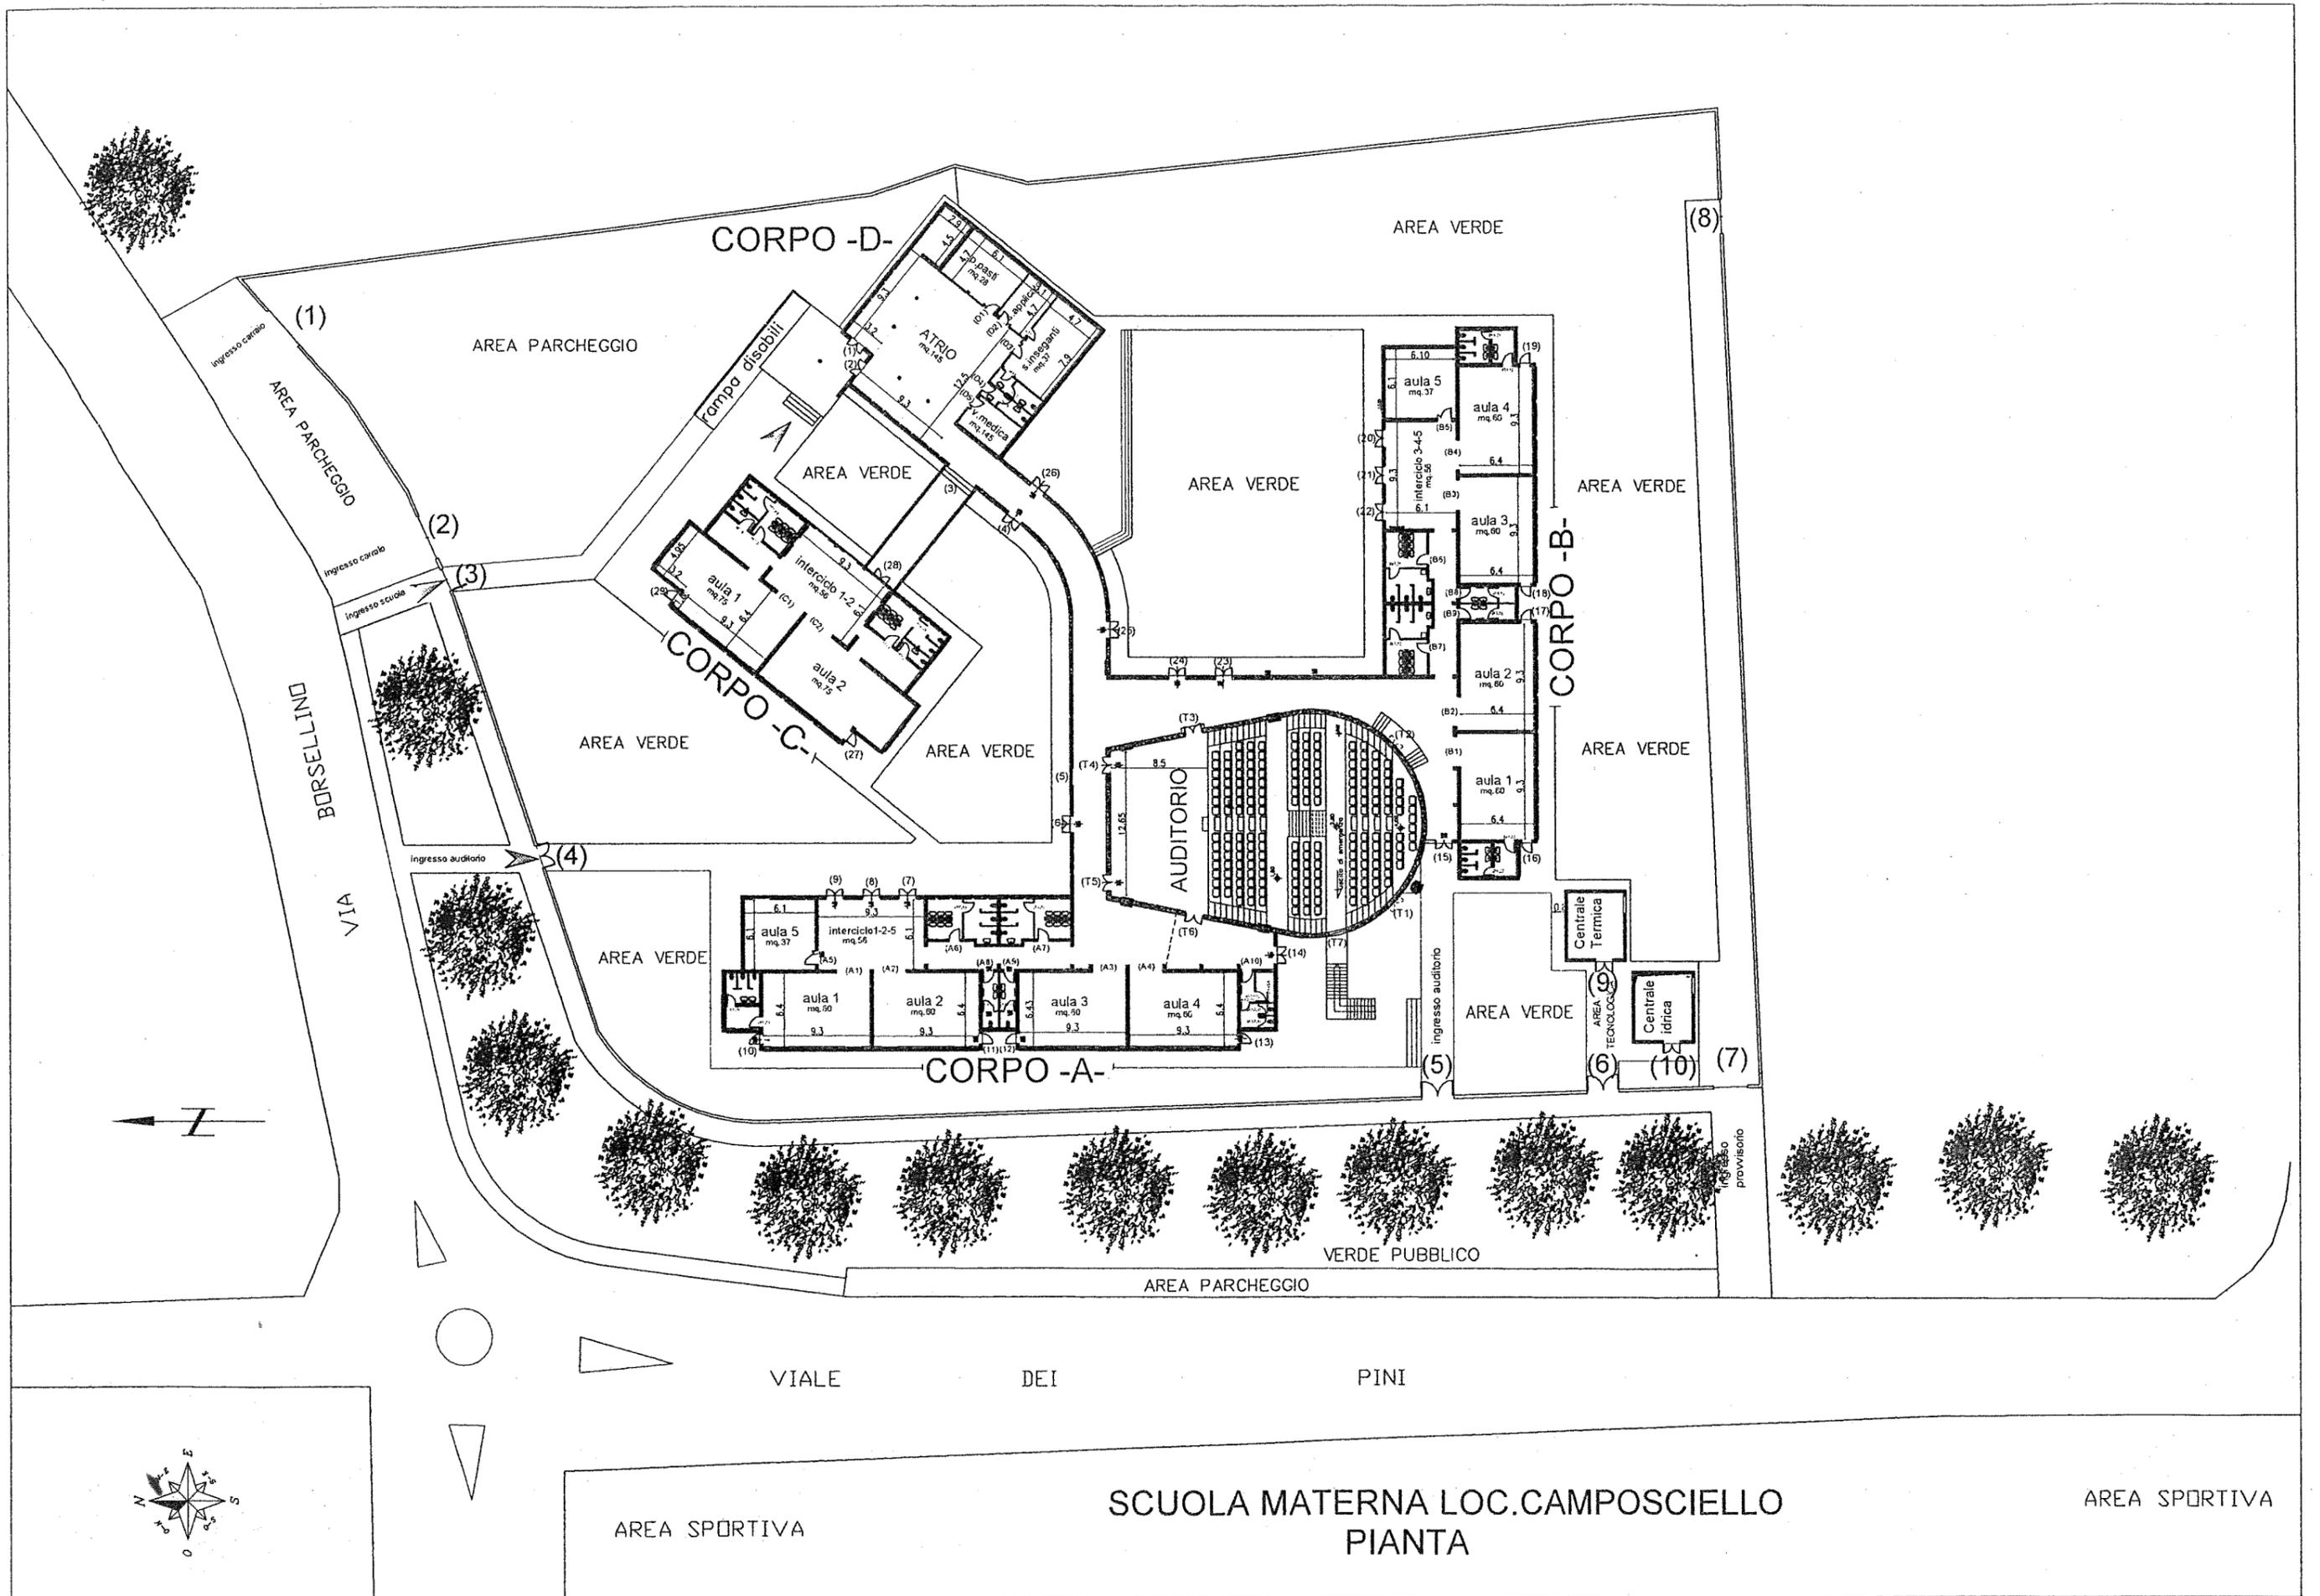


Scuola Primaria S. Pertini  
Pianta Piano Terra

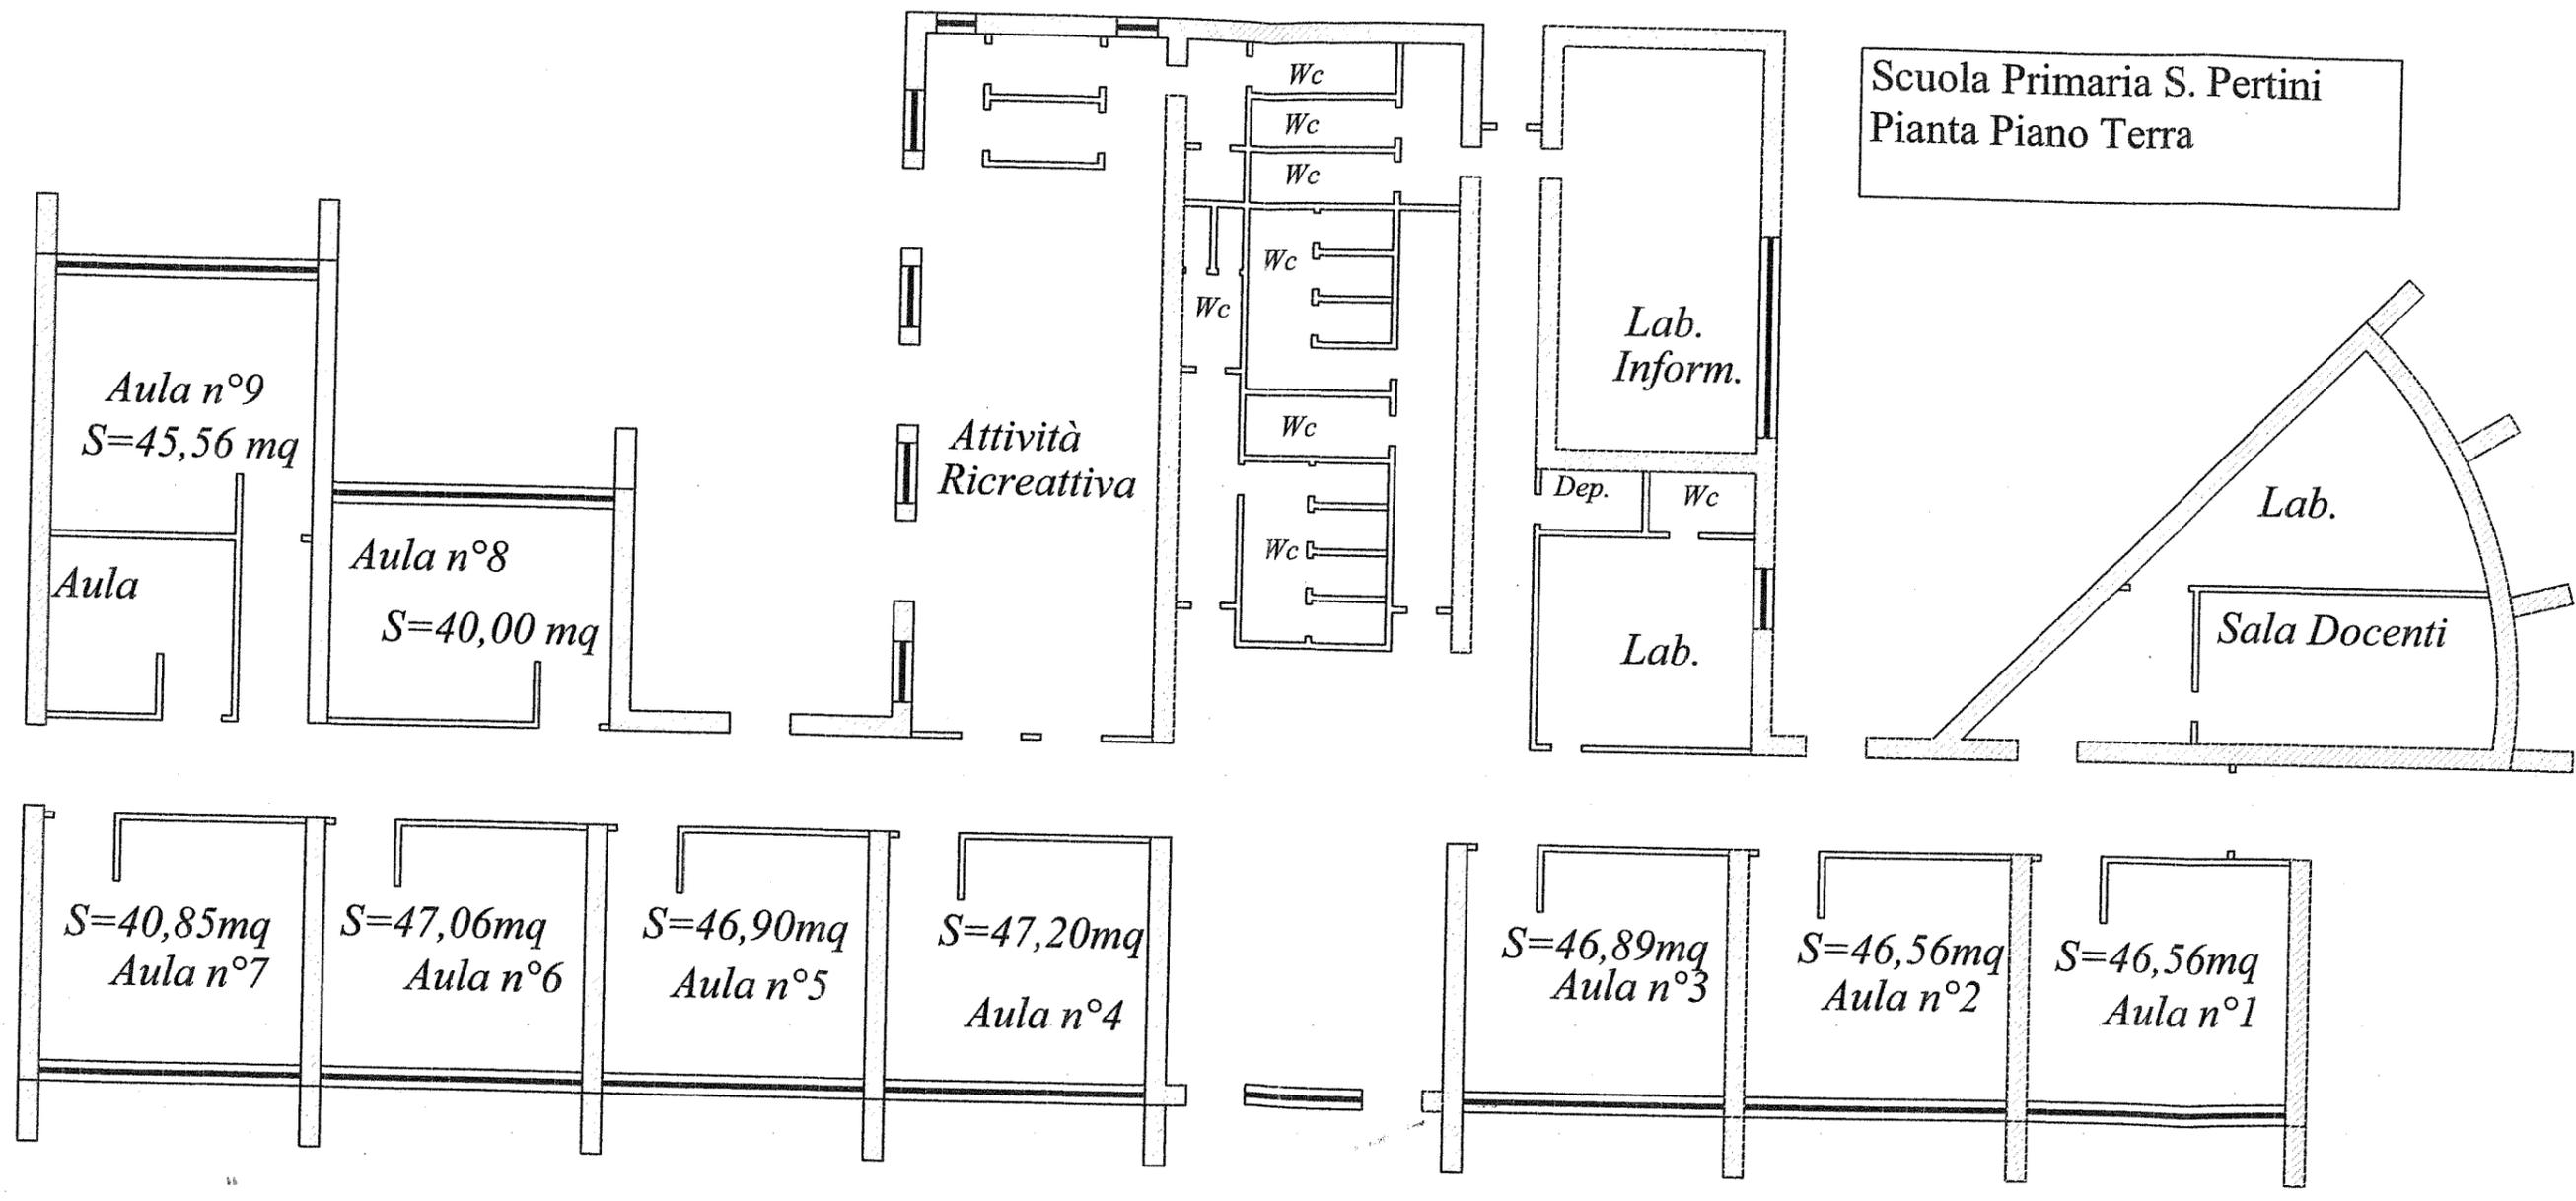

**EDIFICIO SCUOLA MEDIA**  
**Pianta Piano Terra**  
**scala 1:500**

voi siete qui ●

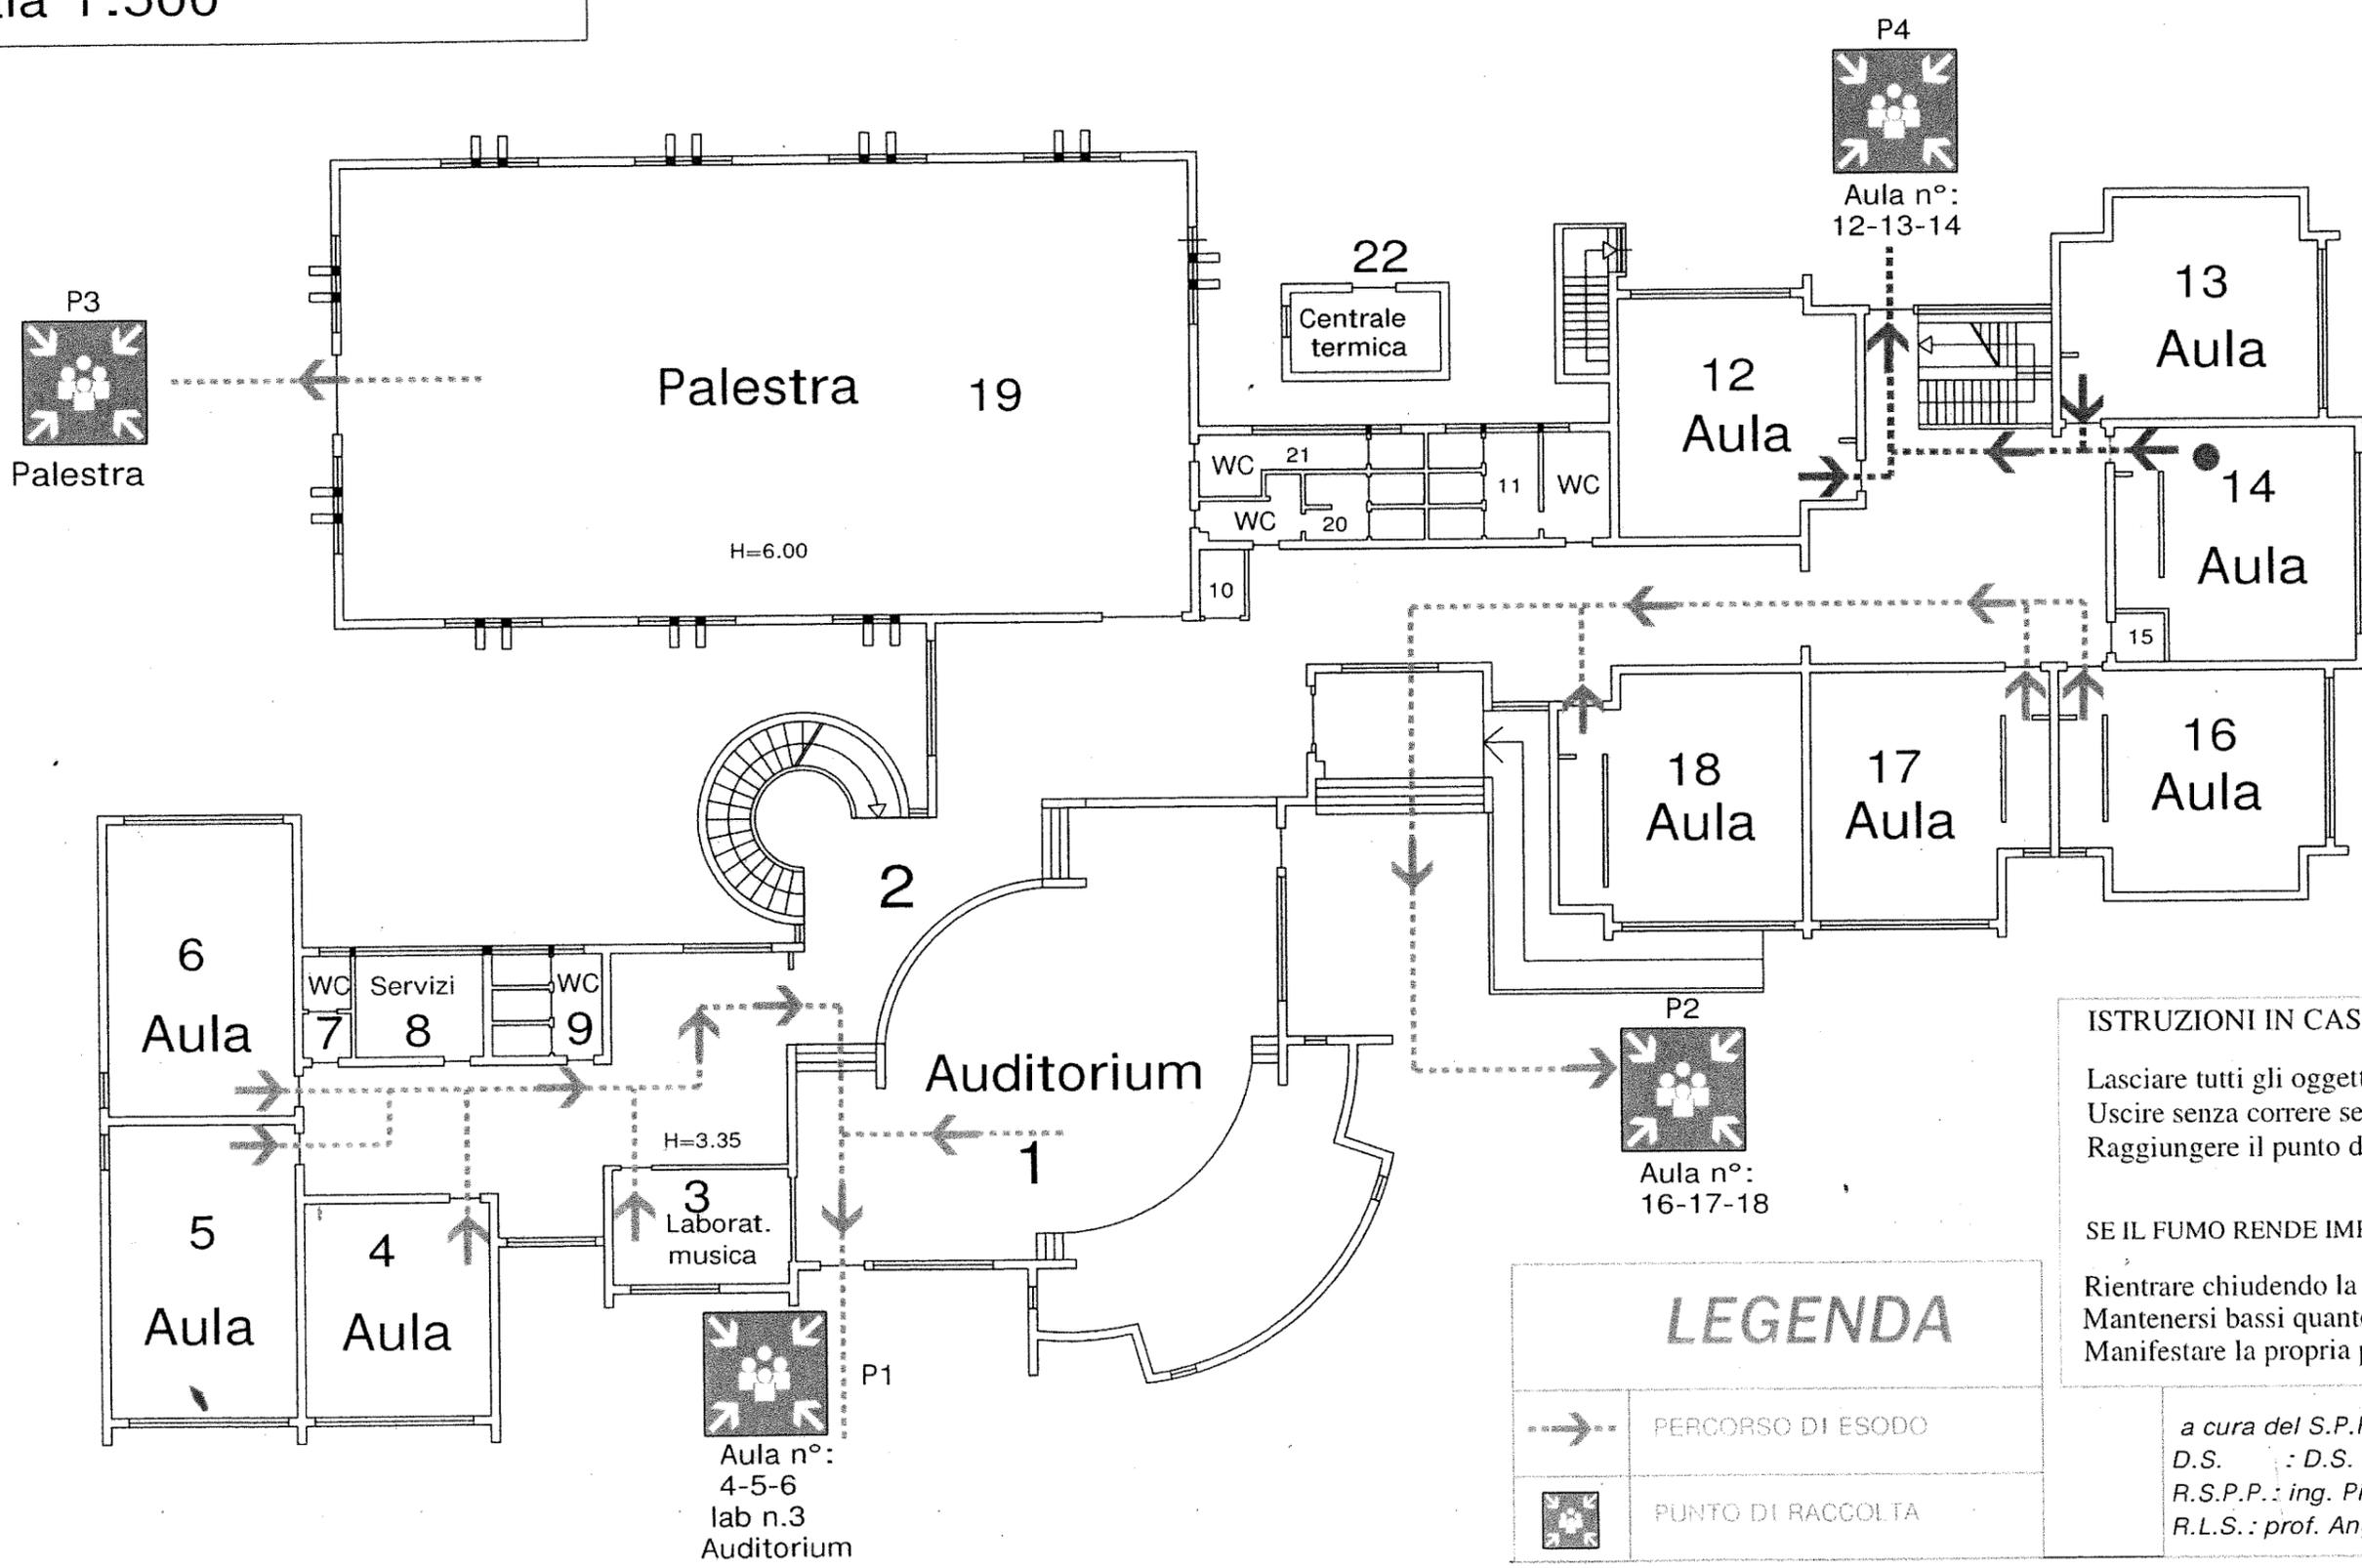

**ISTRUZIONI IN CASO D'INCENDIO**

Lasciare tutti gli oggetti personali  
 Uscire senza correre seguendo il percorso indicato  
 Raggiungere il punto di raccolta indicato

**SE IL FUMO RENDE IMPRATICABILE L'USCITA**


Rientrare chiudendo la porta  
 Mantenersi bassi quanto più è possibile  
 Manifestare la propria presenza

<b>LEGENDA</b>	
	PERCORSO DI ESODO
	PUNTO DI RACCOLTA

a cura del S.P.P.  
 D.S. : D.S. Giovanni Spalice  
 R.S.P.P.: ing. Pietro Melone  
 R.L.S.: prof. Angela Di Crescenzo

**EDIFICIO SCUOLA MEDIA**  
**Pianta Piano Primo**  
**scala 1:500**

voi siete qui ●

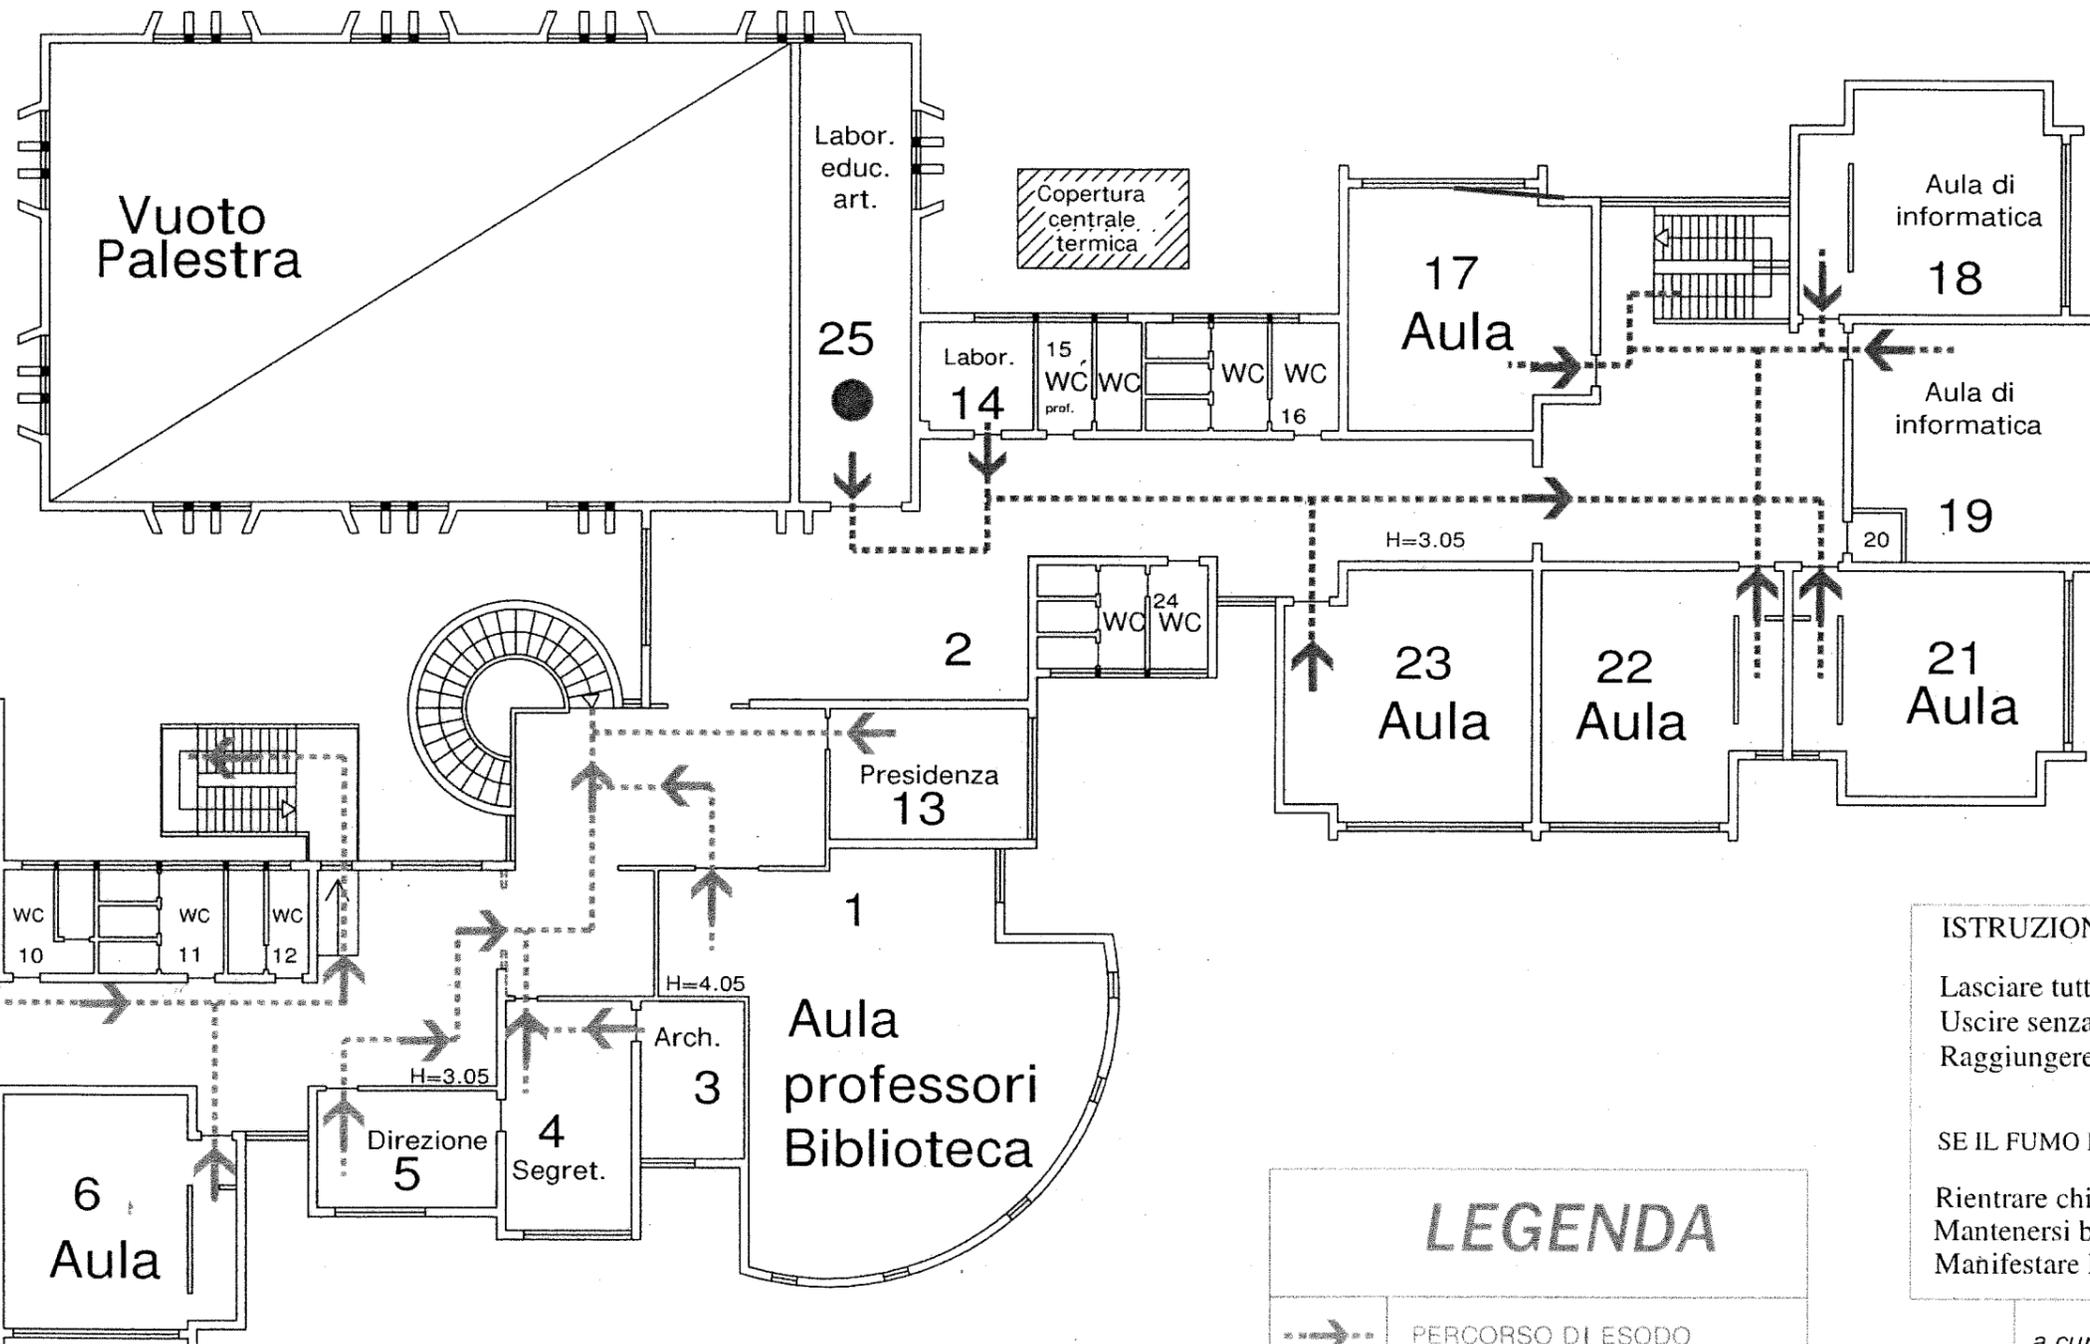

**ISTRUZIONI IN CASO D'INCENDIO**

Lasciare tutti gli oggetti personali  
 Uscire senza correre seguendo il percorso indicato  
 Raggiungere il punto di raccolta indicato

SE IL FUMO RENDE IMPRATICABILE L'USCITA

Rientrare chiudendo la porta  
 Mantenersi bassi quanto più è possibile  
 Manifestare la propria presenza

<b>LEGENDA</b>	
	PERCORSO DI ESODO
	PUNTO DI RACCOLTA

a cura del S.P.P.  
 D.S. : D.S. Giovanni Spalice  
 R.S.P.P.: ing. Pietro Melone  
 R.L.S. : prof. Angela Di Crescenzo